


도척 맑은물 복원센터 전체계획평면도
S = 1 : 300

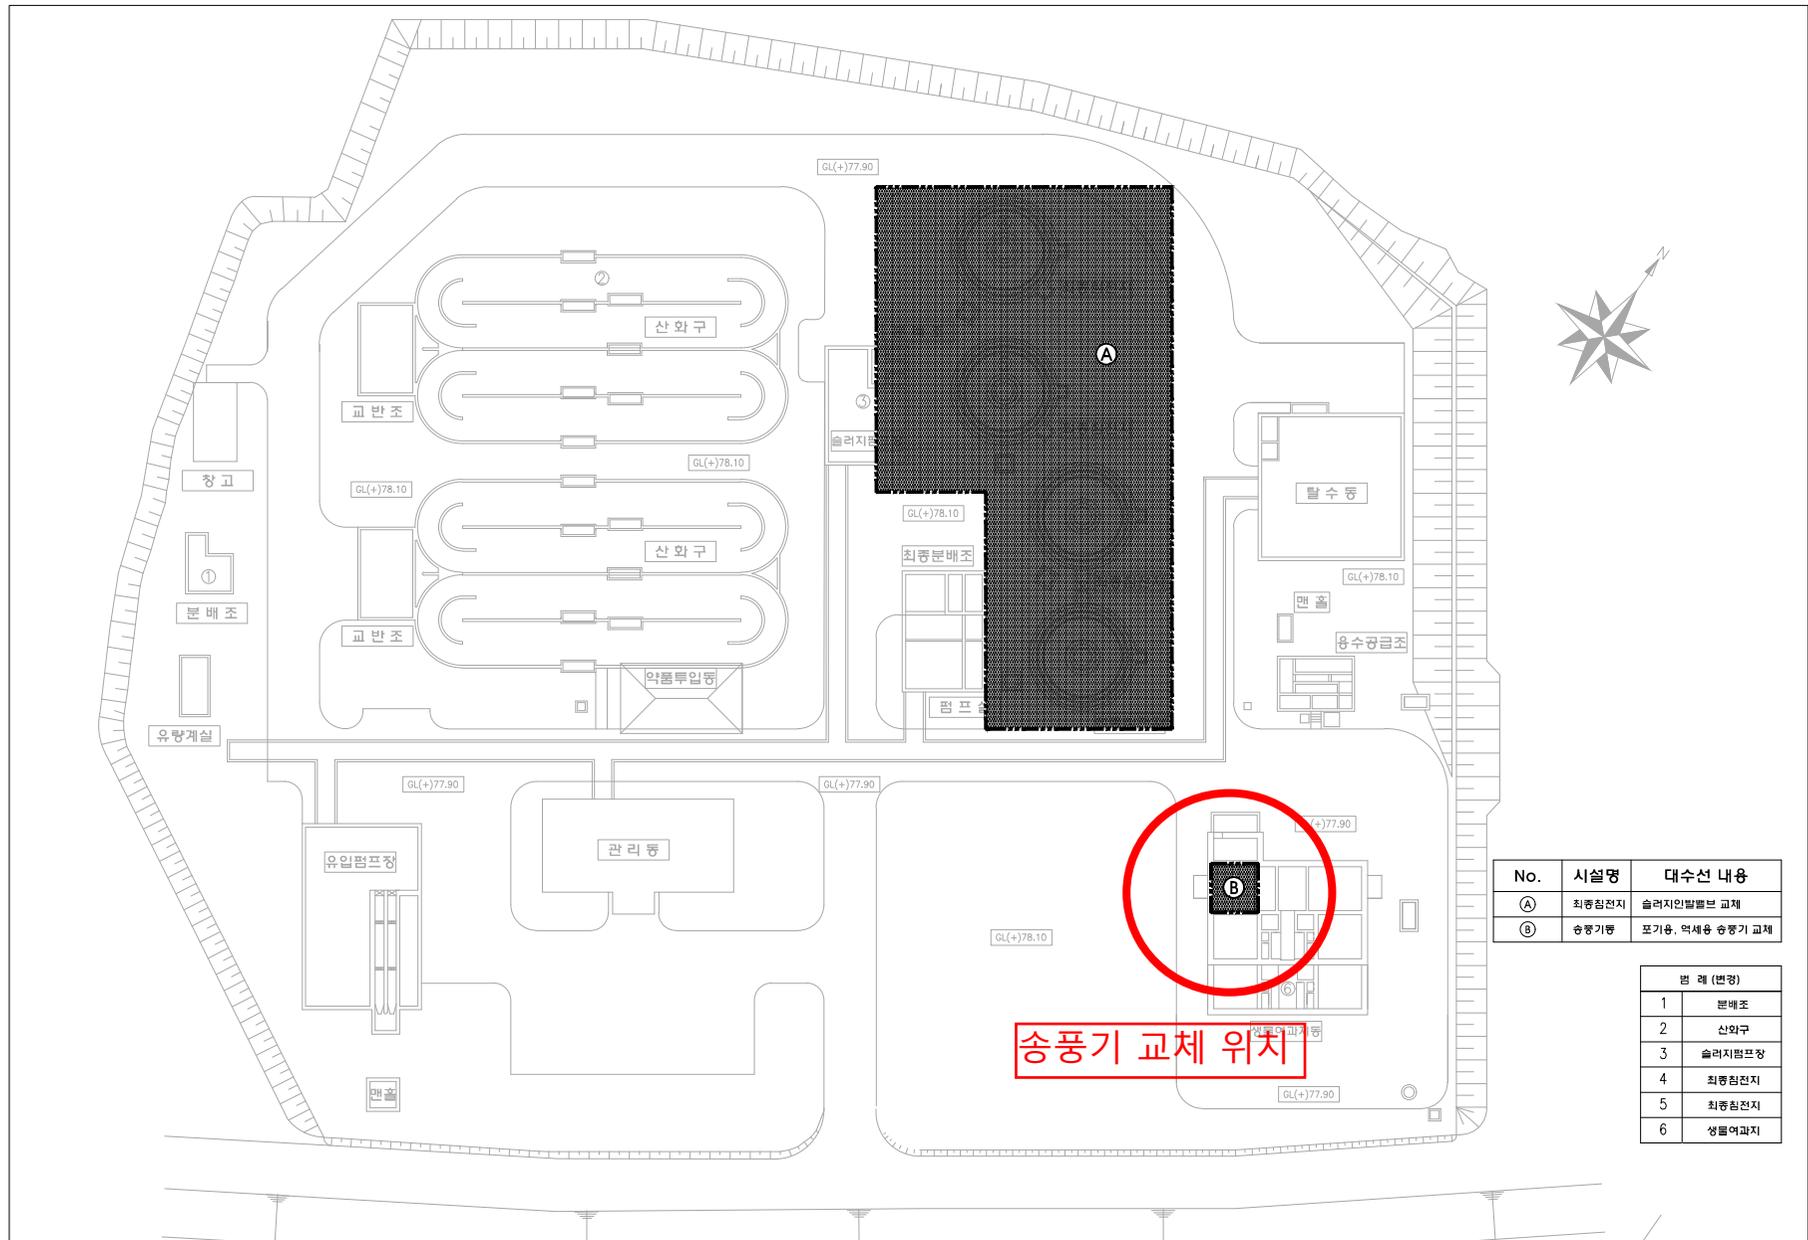

No.	시설명	대수선 내용
Ⓐ	최종침전지	슬러지인발플브 교체
Ⓑ	송풍기형	포기용, 역세용 송풍기 교체

범례 (변경)	
1	분배조
2	산화구
3	슬러지점프장
4	최종침전지
5	최종침전지
6	생물여과지


도척 송풍기동 일반도

S = 1 : 30


- NOTE**
1. 기 존 : -----
 2. 교체 및 신설 : -----
 3. 송풍기 설치시 유의 사항
- 개선공사로서 충분한 현장조사 후 감독관과 협의하여 공사 진행할 것.

개선사항

기기번호	품 명	수량	비고
2M-12-8 A-F	포기용 송풍기	6	-
2M-12-9 A/B	역세용 송풍기	2	-

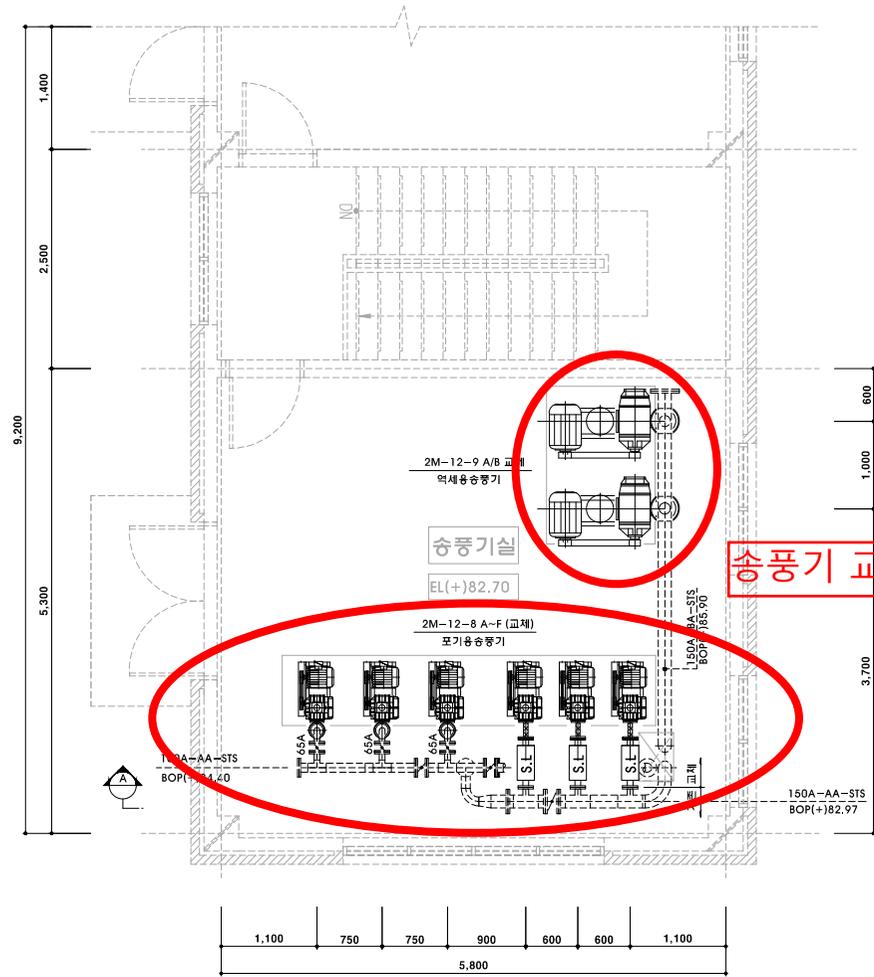


송풍기 교체 위치

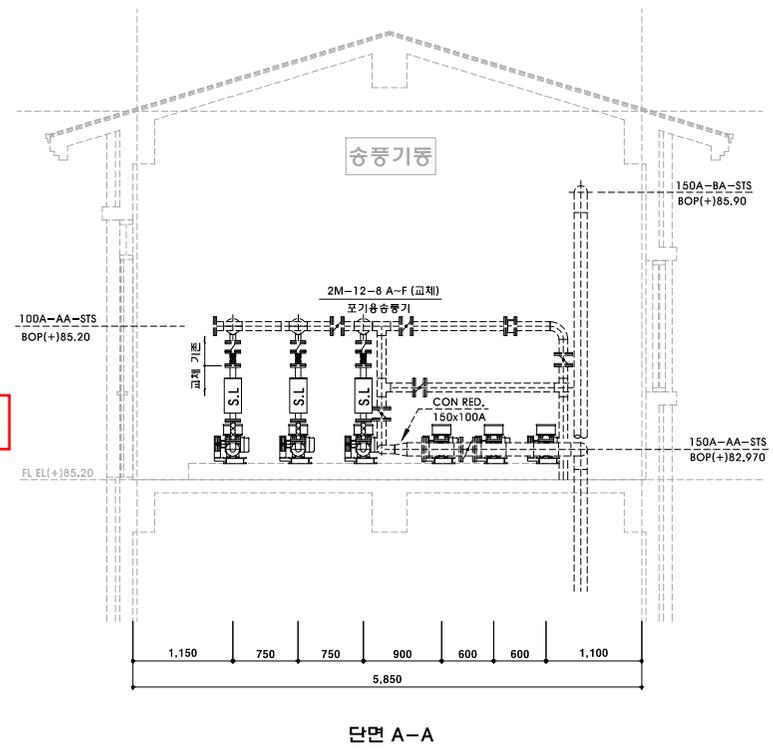

사 업 주	설 계 사	사 업 명	일 자	실 무 자	실무책임자	책임기술자	축 척	도면번호
광주시관리공사	한국종합기술	2021년 광주시 환경기초시설 기술진단 대수선사업 실시계획 용역 도 면 명	2021. 10.	<i>jh</i>	<i>RS</i>		1 : 30	M-006

광주시 가축분뇨 공공처리시설 전체계획평면도

S = 1 : 600

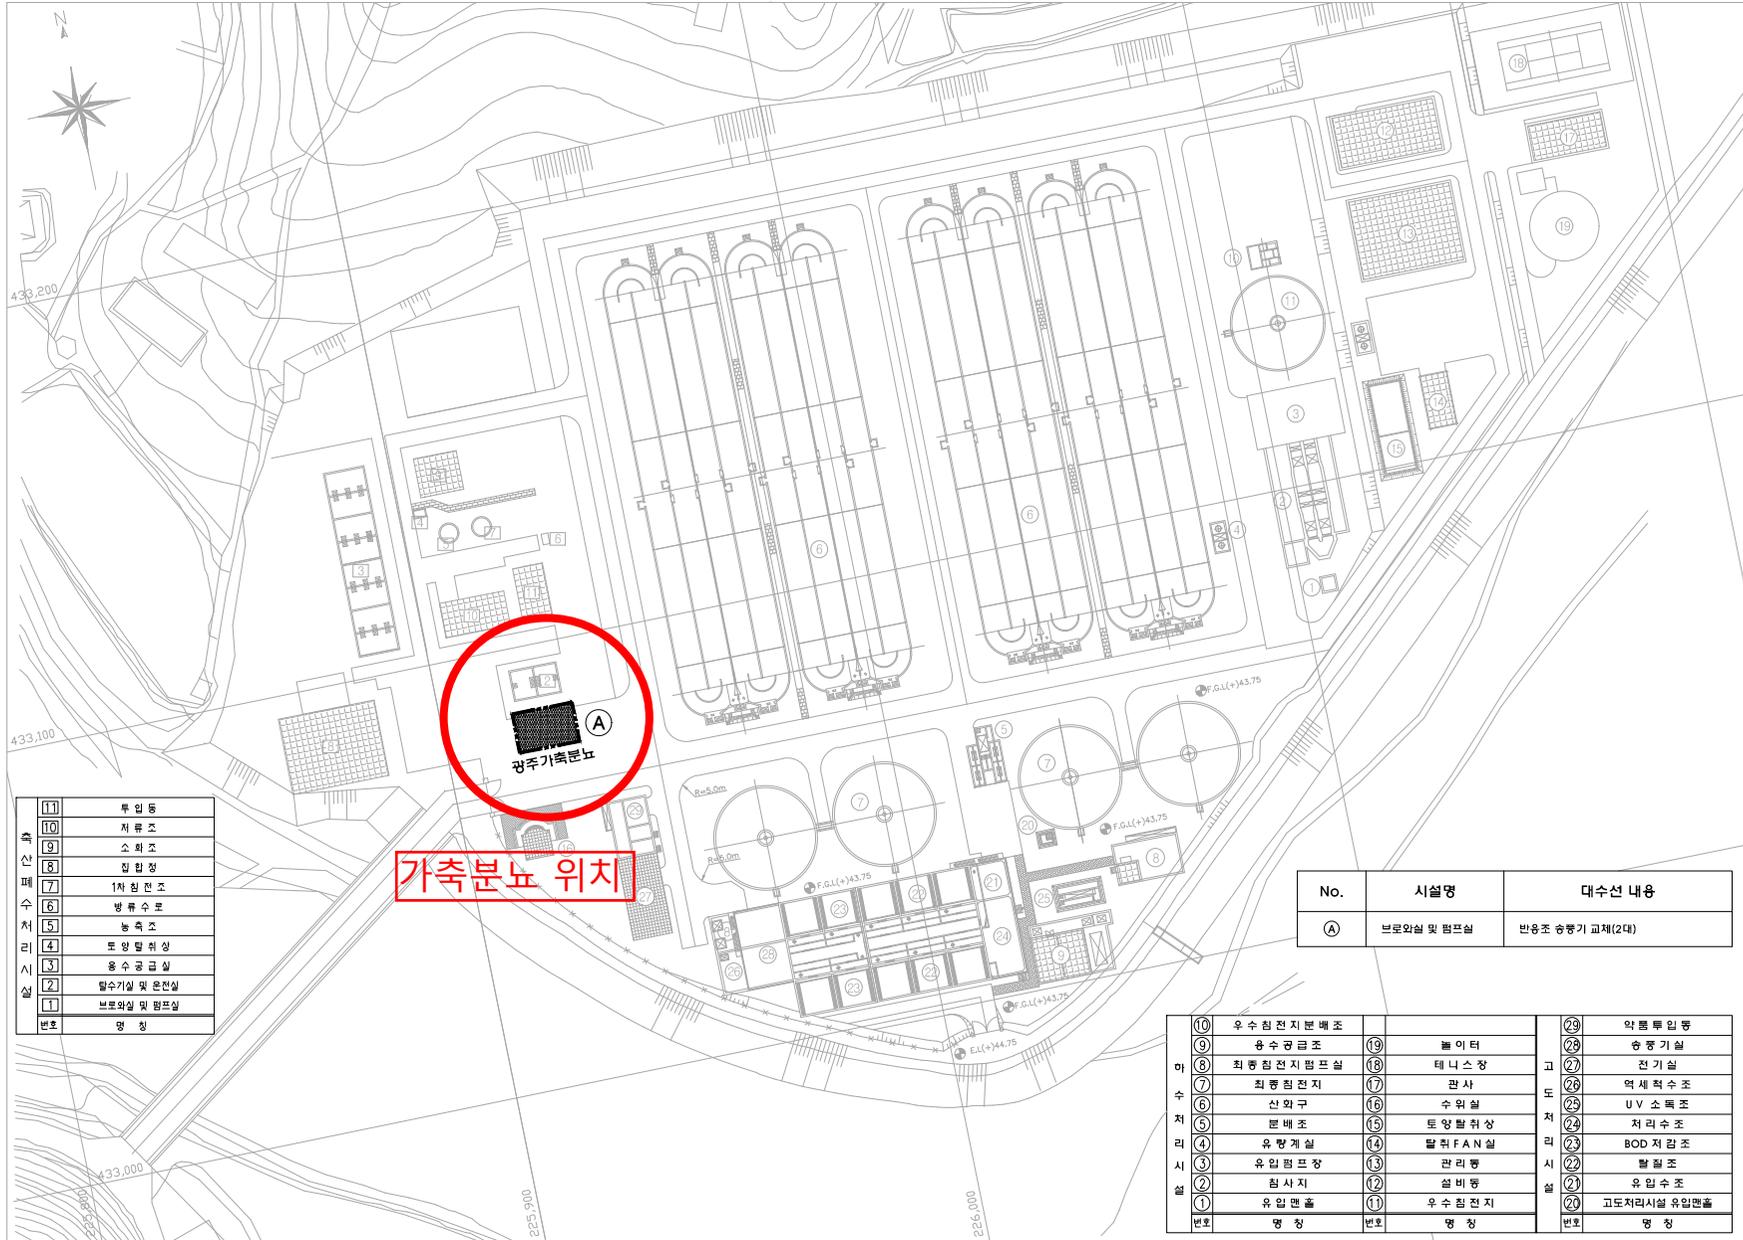

순서	번호	명칭
11	투입동	
10	제류조	
9	소화조	
8	집합정	
7	1차 침전조	
6	병류수로	
5	농축조	
4	토양탈취상	
3	용수공급실	
2	탈수기실 및 운전실	
1	브로와실 및 펌프실	
	번호	명칭

가축분뇨 위치

No.	시설명	대수선 내용
(A)	브로와실 및 펌프실	반용조 승강기 교체(2대)

10	우수침전지분배조	29	악플투입동	
9	용수공급조	28	승강기실	
8	최종침전지펌프실	27	전기실	
7	최종침전지	26	역세척수조	
6	산화구	25	UV 소독조	
5	분배조	24	저리수조	
4	유양계실	23	BOD 저감조	
3	유입펌프장	22	발효조	
2	침사지	21	유입수조	
1	유입맨홀	20	고도저리시설 유입맨홀	
	번호	명칭	번호	명칭

광주시 가축분뇨시설 송풍기동 일반도


S = 1 : 30

NOTE

1. 기 종 : -----
2. 교체 및 신설 : -----
3. 송풍기 설치시 유의 사항
- 기존시설의 교체공사로서 종분만 현장조사 후 연결 배관 및 기지재 설치는 현장여건에 맞추고, 공사 감독관 협의 후 시공할 것.

개선사항

기기번호	품 명	수량	비고
M-305 B/C	BSC조용 송풍기	2	-

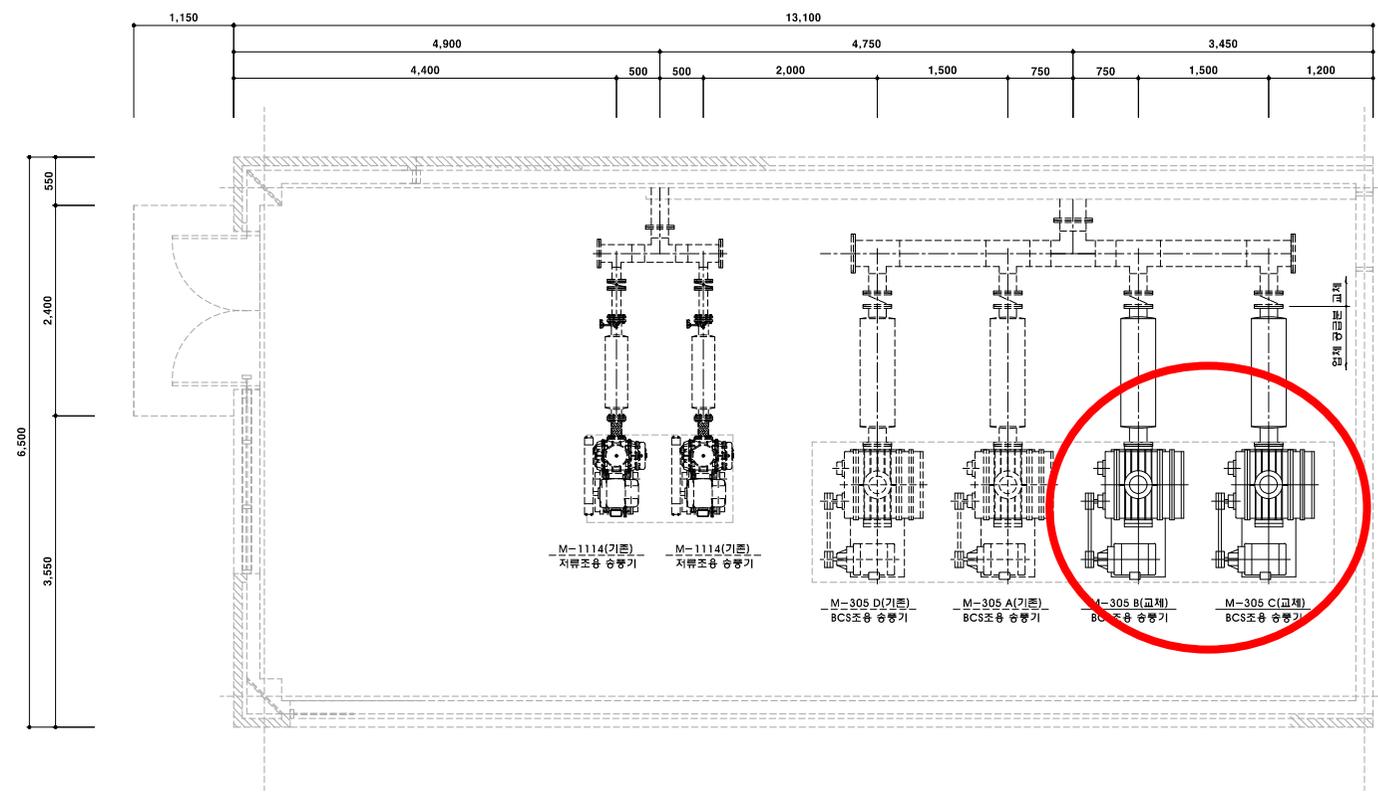

송풍기 교체 위치